




optionale Schüttwand, dient nicht der Speichervolumenerweiterung
optional bulk wall, not useable for storage capacity expansion

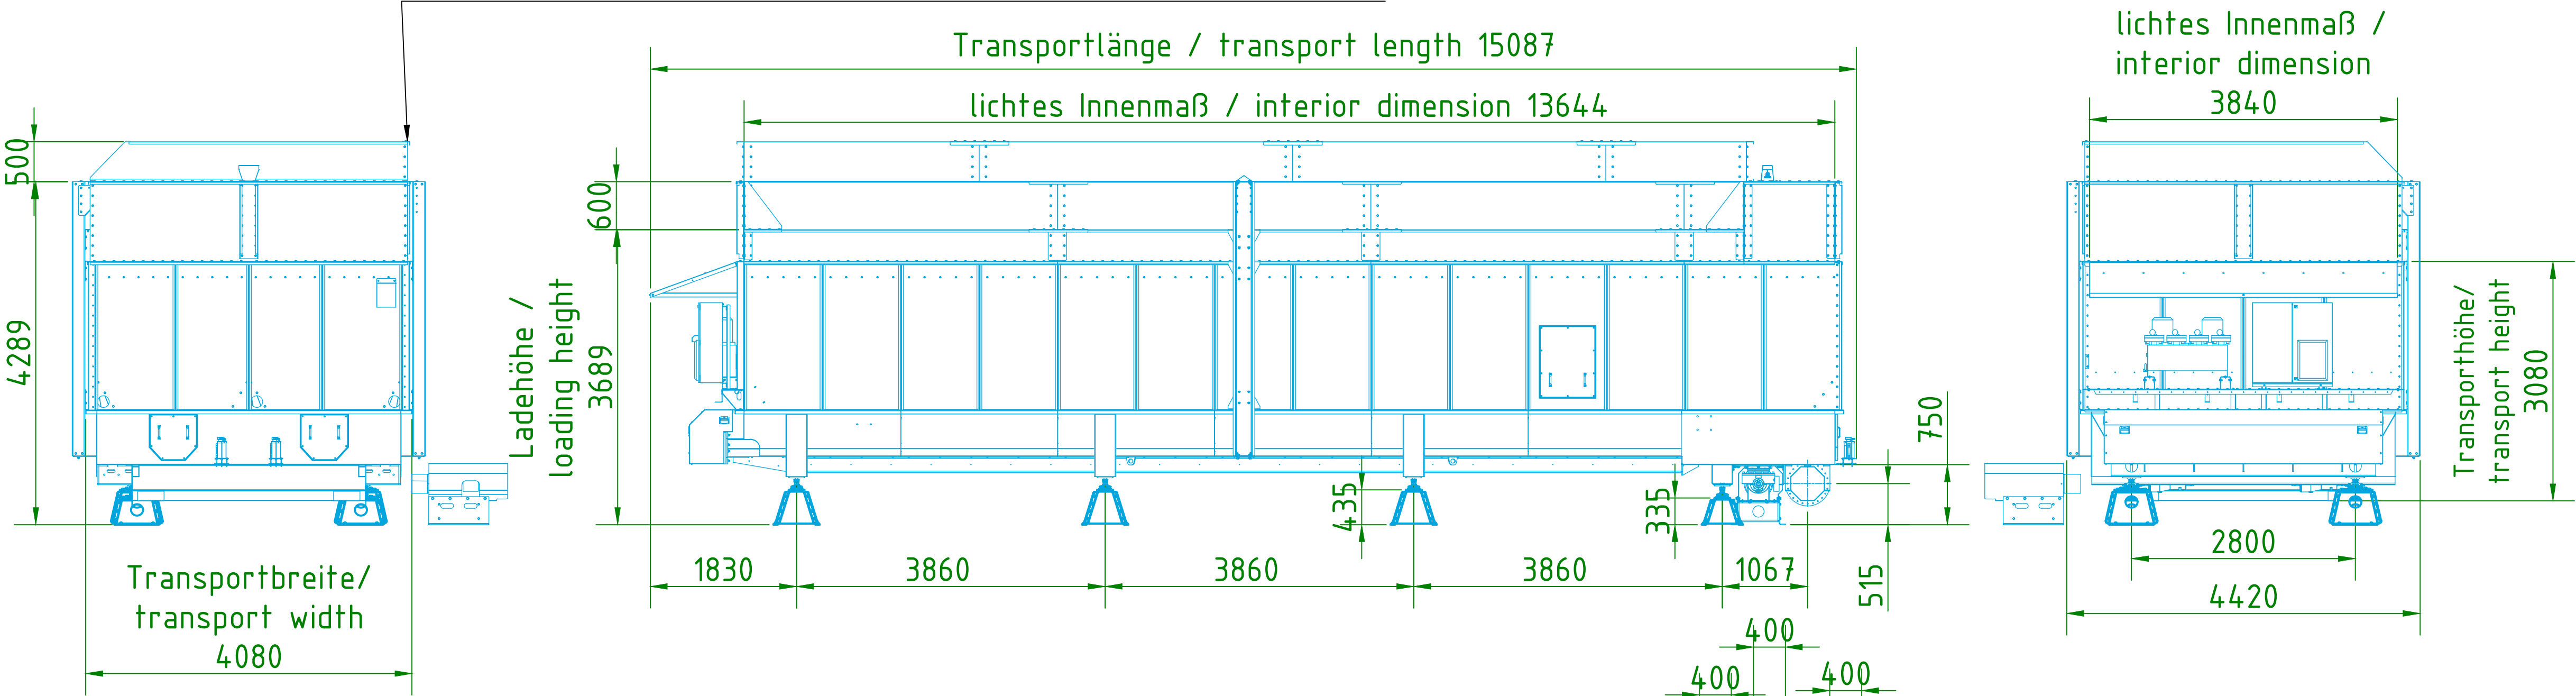



Beladeseite/Loading side:
Die Beladung ist wahlweise von in Förderrichtung gesehen rechts oder links möglich.
The loading is possible from either seen in the conveying direction right or left.

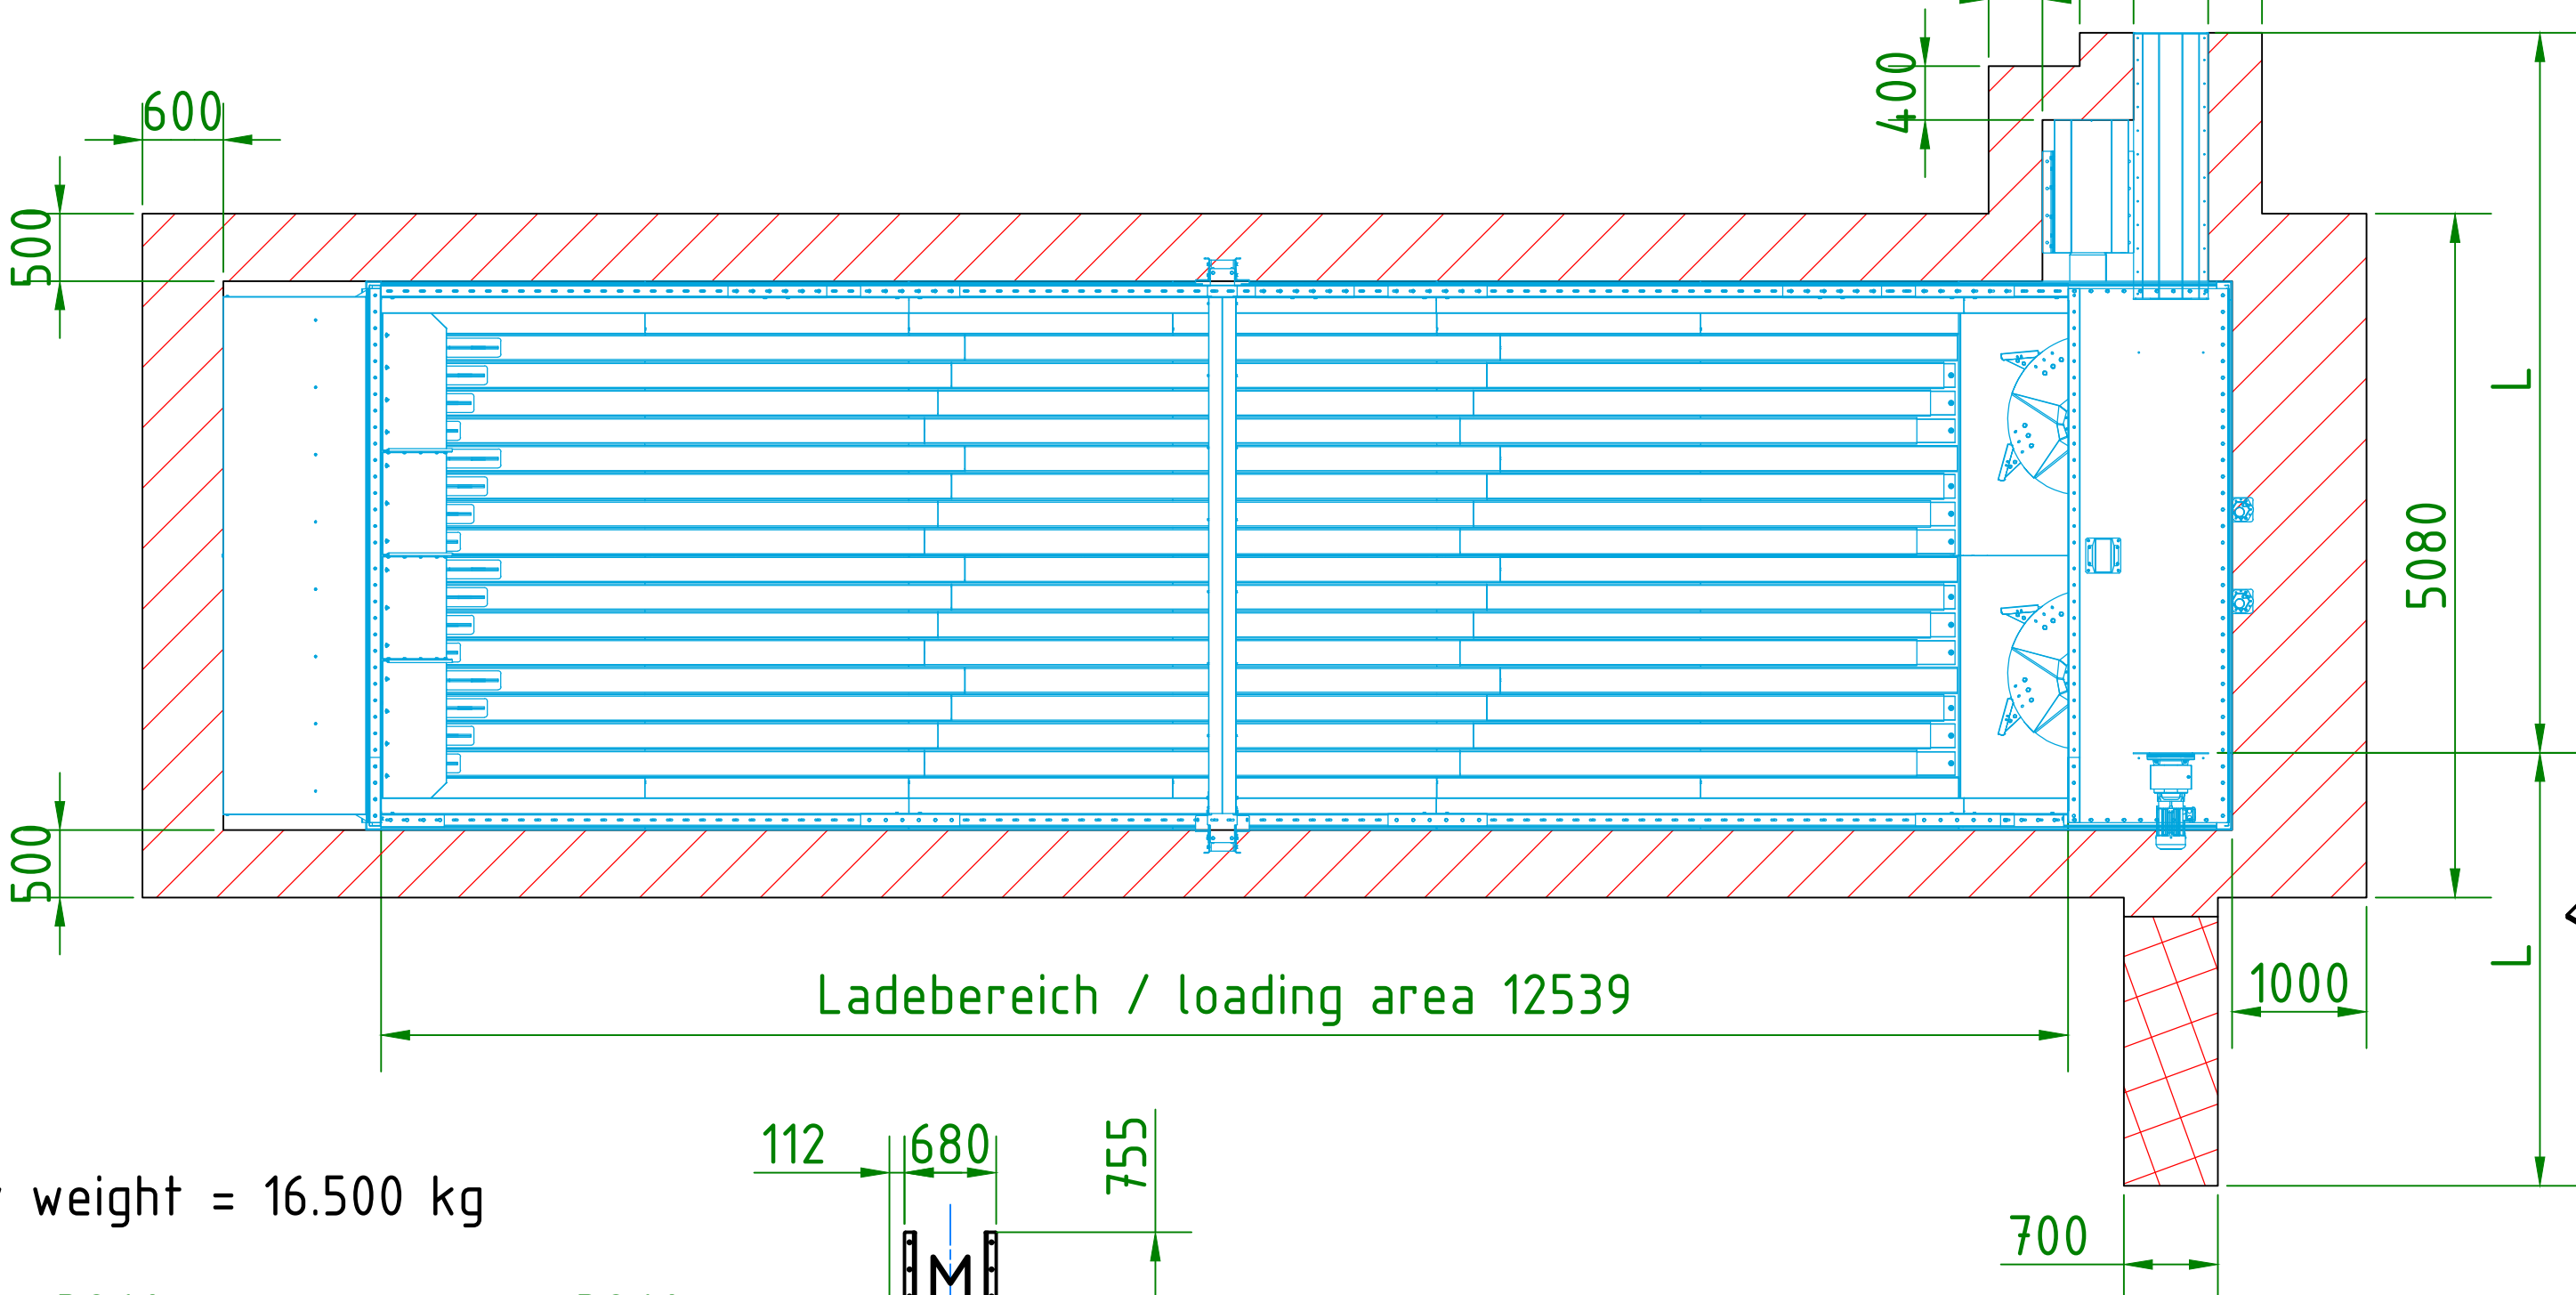

Lasten / Loads:
F= 200 kN
M= 5 kN
Leergewicht / empty weight = 16.500 kg

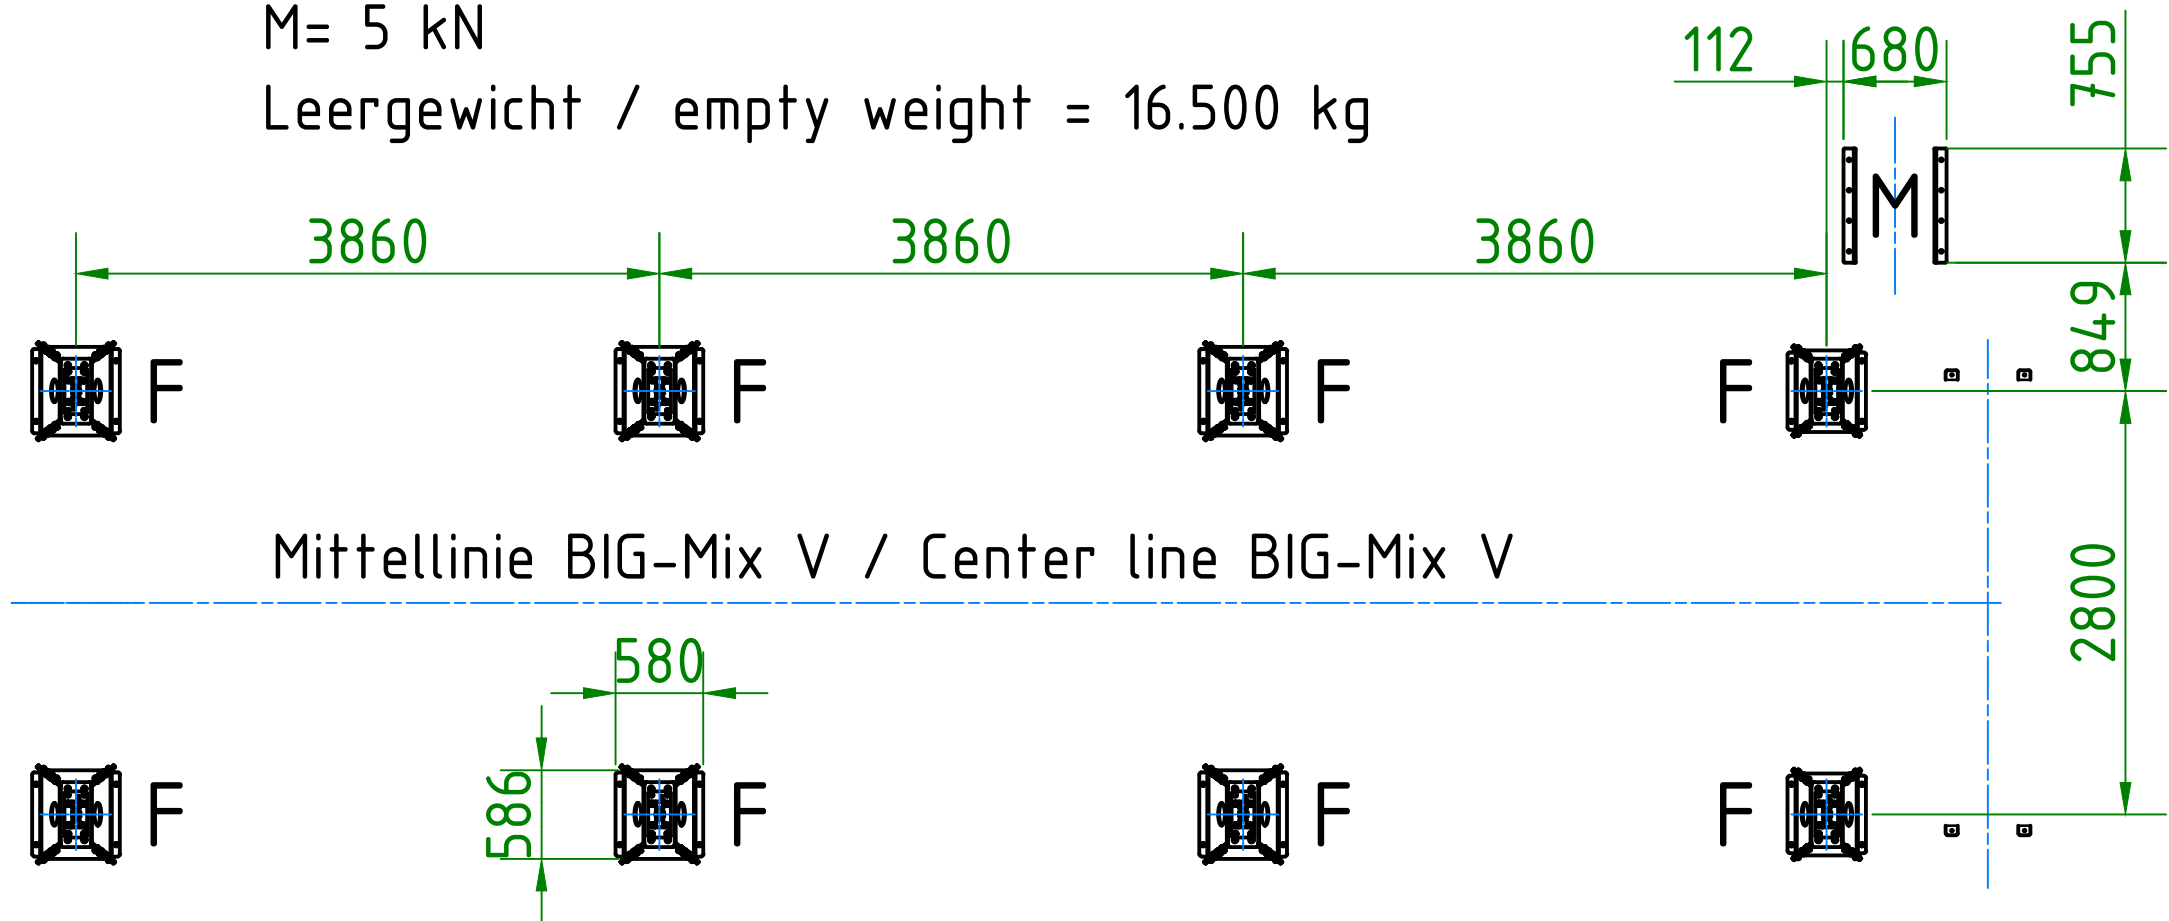


= Wartungsraum / maintenance area
 = empfohlen / recommended

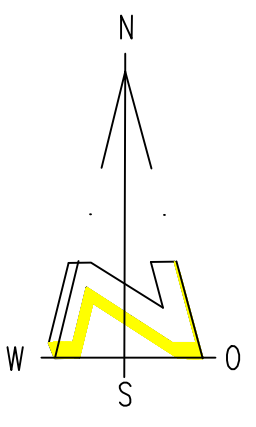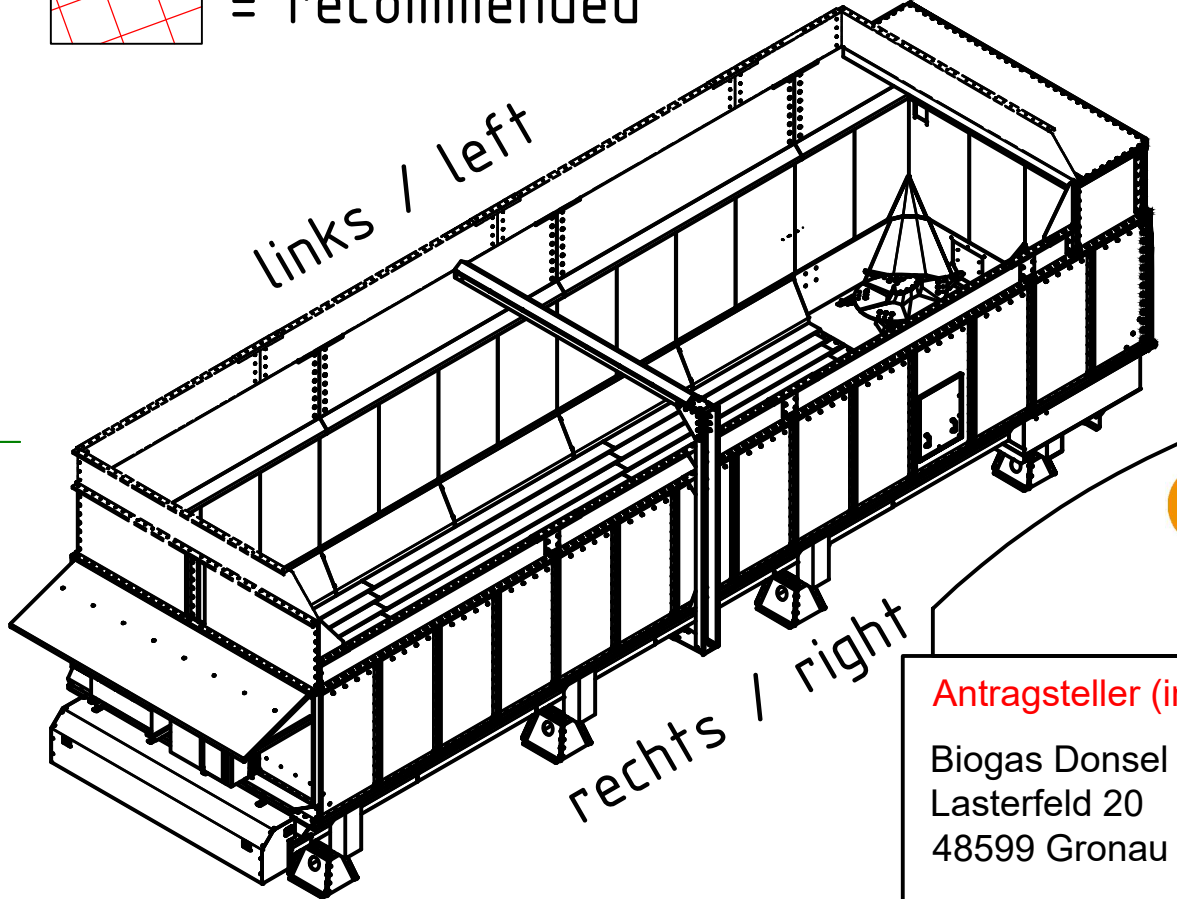

Bauort	
Bundesland	Nordrhein-Westfalen
Landkreis	Borken
Gemeinde	Gronau
Gemarkung	Epe
Flur	40
Flurstück	132/0, 133/0

Legende	
	neu zu errichtende / geänderte Gebäude / Anlagenteile
	bestehende Gebäude / Anlagenteile
	Zuwegung
	Wahl
	Grünfläche
	Abstandsflächen (0,25 x h, mind. 3,00 m)
	innere Baugrenze
	Geltungsbereich B-Plan

Lageplan M1:500

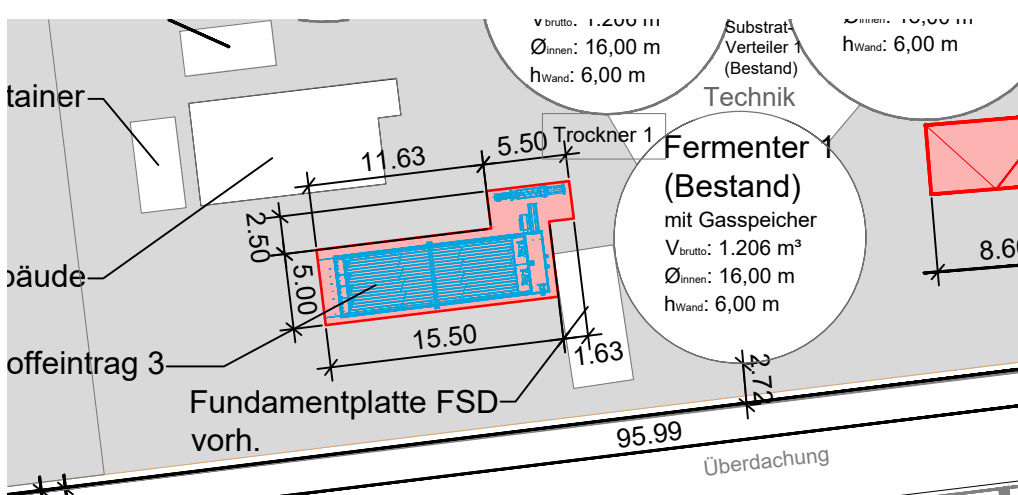

Antragsteller (in): Biogas Donsel GmbH & Co. KG Lasterfeld 20 48599 Gronau	Planverfasser (in): bioconstruct GmbH Wellingstraße 66 D-49328 Melle Tel.: +49 (0)5226 / 5932-0 Fax: +49 (0)5226 / 5932-11
---	---

Bauort: Lasterfeld 20, 48599 Gronau

Erweiterung der Biogasanlage Gronau

Grundr., Ansicht. Feststoffdosierer_außen

Dateiname: Feststoffdosierer_außen_Grundriss, Ansichten_Gronau_DS_260218.dwg

Projekt-Nr. / Zeichn.-Nr.: B202404	Maßstab: 1:50	Zeichenblattgröße: DIN A1
Gezeichnet: Geändert:	Datum: 18.02.2026	Name: D. Spangenberg

Antragsteller (in): Ort / Datum Unterschrift	Entwurfsverfasser (in): Melle, den Ort / Datum Unterschrift
--	--

Bei dieser Zeichnung handelt es sich um eine Genehmigungsplanung. Detaillierte Ausführungszeichnungen können auf Verlangen vor Baubeginn vorgelegt werden.

Achtung! Unverbindliche Planungszeichnung! / Attention! Non-committal project

	Konrad Pumpe GmbH Metalltechnik-Biogastechnik-Agrartechnik Schörmelweg 24 - 48324 Sendenhorst Tel.: (02526) 9329-0 Email: info@pumpegmbh.de Web: www.pumpegmbh.de	Schutzvermerk ISO 16016 beachten Refer to protection notice ISO 16016	BIG-Mix V170/400/450 Maßblatt	Datum/Date: 13.12.2021	Name: Ö.Simsek	Zeichnungsnr.: 014.7223 -
Pfad: C:\Vault_Workspace\Pumpe CAD\Produkte\Biogastechnik\BIG-Mix V1 Typen\BIG-Mix V170-400\014.7223.idw						